



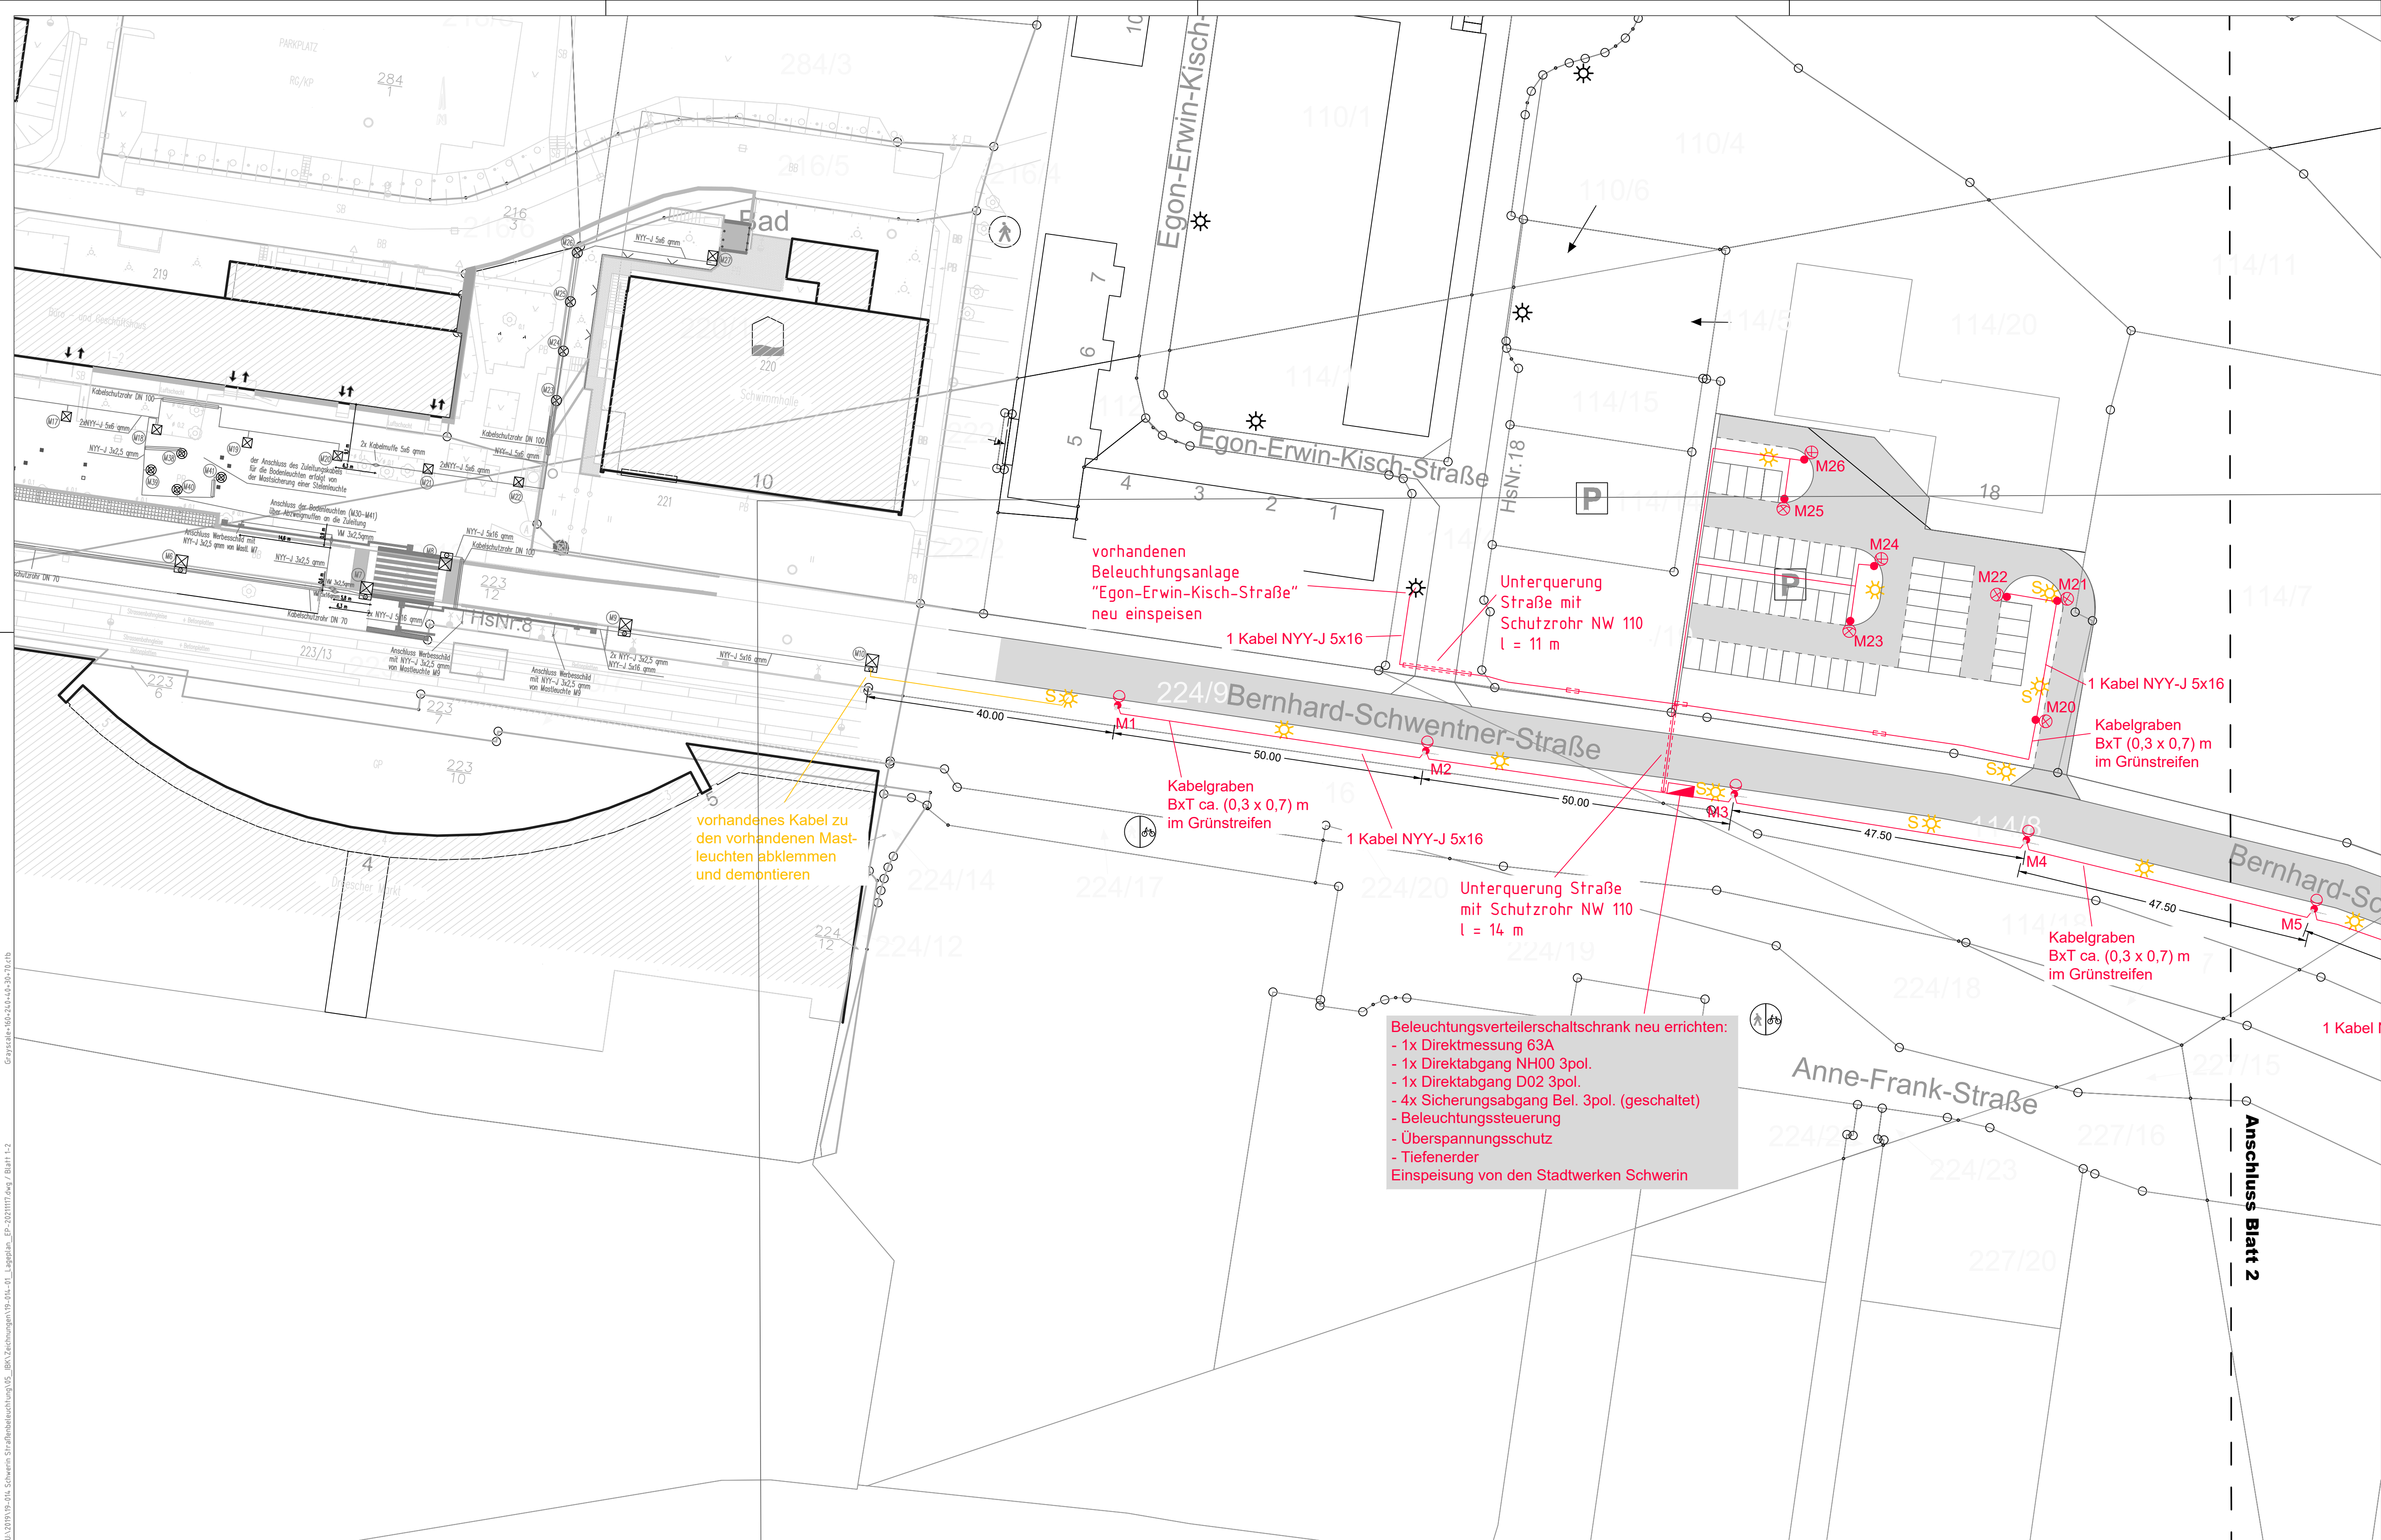

Legende Elektrische Energieanlagen:

- NS-Verteileranlage
- Mastleuchte mit LED-Bestückung (67W / 8000 lm, 3000 K) LPH 8,0 m
- Mastleuchte mit LED-Bestückung (37W / 5000 lm, 3000 K) LPH 6,0 m
- Demontage Mastleuchte mit Betonmast
- Demontage Mastleuchte mit Stahlmast

INDEX	DATUM	GEZ.	ÄNDERUNG	SCHEMENSTAND
PROJEKT Straßenbeleuchtung Bernhard-Schwentner-Straße Schwerin				
AUFTRAGGEBER BAUHERR		LANDESHAUPTSTADT SCHWERIN Fachdienst Verkehrsmanagement Fachgruppe Straßenbau und -verwaltung/ Erschließungs- und Ausbaubetriebe Am Packhof 2 - 6 19053 Schwerin		
PLANUNG		bearbeitet:	05/2021	Boeske
IBK - INGENIEURBÜRO FÜR ELEKTROTECHNIK GmbH Eckdrift 101, 19061 Schwerin Tel.: 0385/758209-0		gezeichnet:	05/2021	Ernisch
		geprüft:	09.08.2019	Kalanke
PLANINHALT Lageplan Blatt: 1 / 2 Maßstab: 1 : 500				
STAND	Entwurfsplanung	PLANNR.	19-014-EP_1_01	
Bauherr		Planer		
Datum / Unterschrift		09.08.2021		
		Datum / Unterschrift		

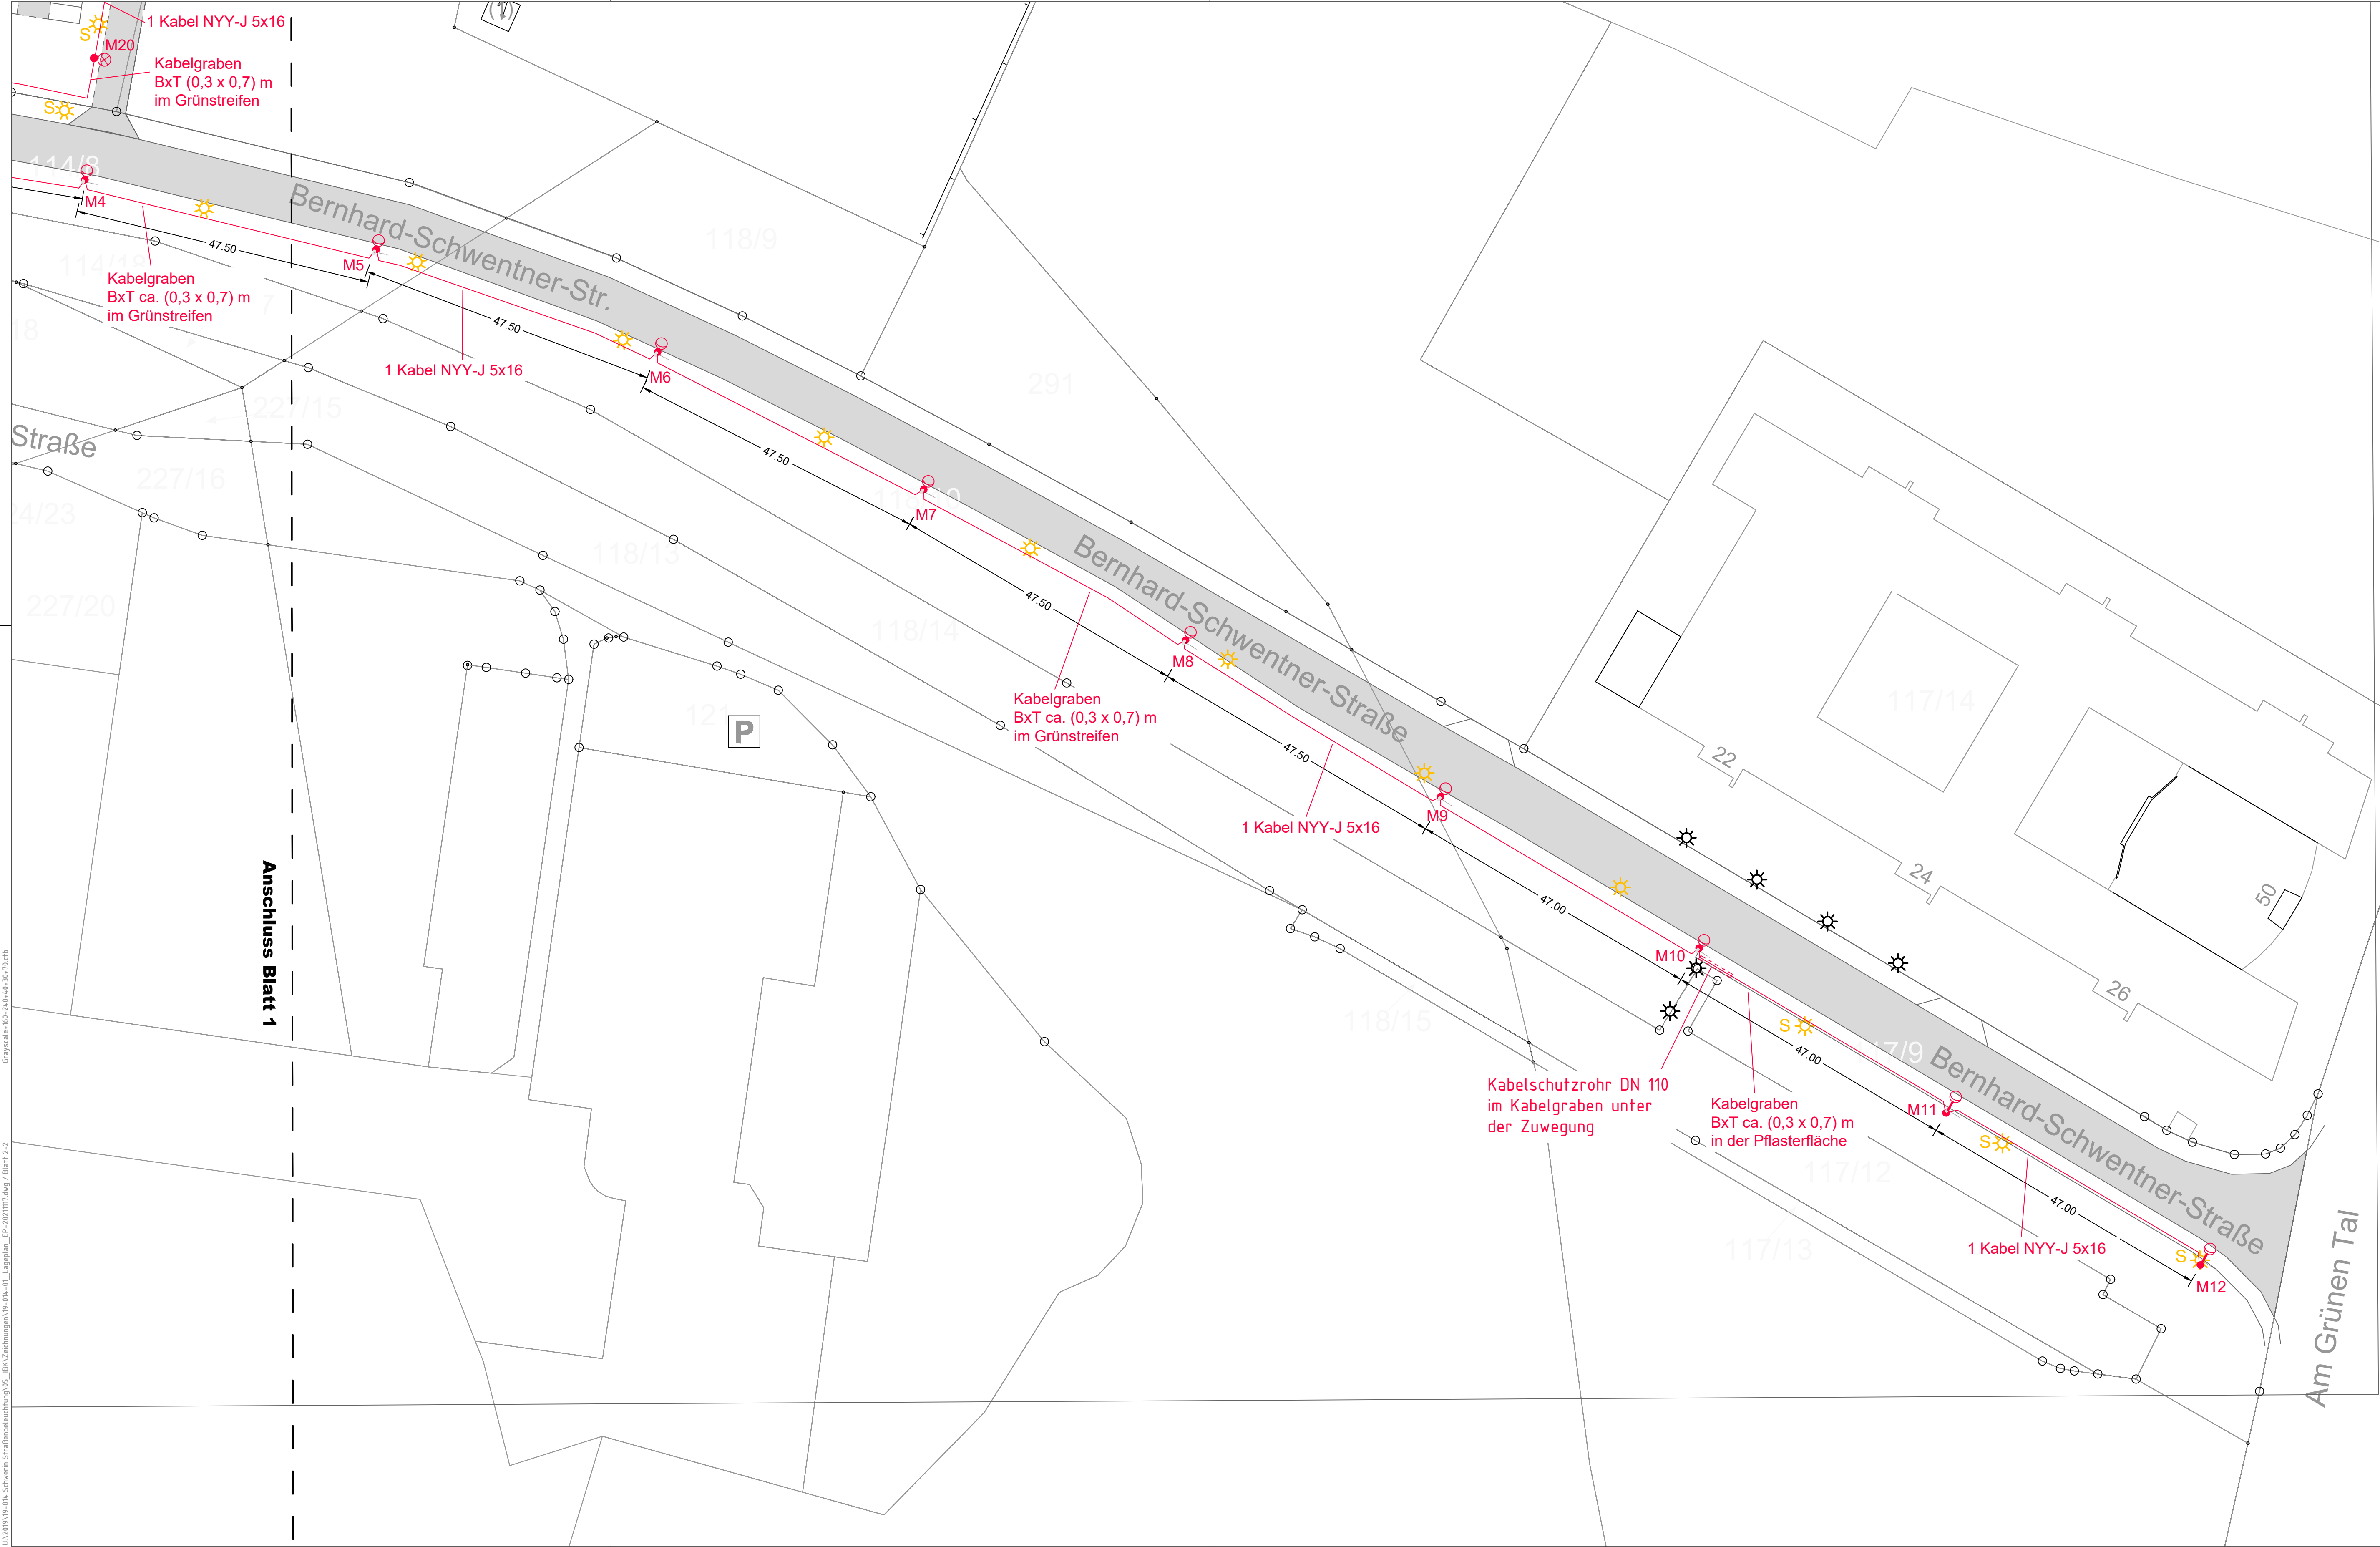

Legende Elektrische Energieanlagen:

- NS-Verteileranlage
- Mastleuchte mit LED-Bestückung (67W / 8000 lm, 3000 K) LPH 8,0 m
- Mastleuchte mit LED-Bestückung (67W / 8000 lm, 3000 K) LPH 8,0 m, mit Ausleger 1,5 m
- Mastleuchte mit LED-Bestückung (37W / 5000 lm, 3000 K) LPH 6,0 m
- Demontage Mastleuchte mit Betonmast
- Demontage Mastleuchte mit Stahlmast

nur gültig für Ausschreibung

INDEX						DATUM						GEZ.						ÄNDERUNG						SCHEMENSTAND											
PROJEKT																																			
Straßenbeleuchtung Bernhard-Schwentner-Straße																																			
Schwerin																																			
AUFTRAGGEBER						LANDESHAUPTSTADT SCHWERIN																													
BAUHERR						Fachdienst Verkehrsmanagement Fachgruppe Straßenbau und -verwaltung/ Erschließungs- und Ausbaubetriebe Am Packhof 2 - 6 19053 Schwerin																													
PLANUNG						IBK - INGENIEURBÜRO FÜR ELEKTROTECHNIK GmbH Eckdrift 101, 19061 Schwerin Tel.: 0385/758209-0												Datum						Name											
												bearbeitet:						05/2021						Boeske											
												gezeichnet:						05/2021						Ernisch											
												geprüft:						09.08.2021						Kellner											
PLANINHALT						Lageplan																													
						Blatt: 2 / 2																													
						Maßstab: 1 : 500																													
STAND						Entwurfsplanung												PLANNR.						19-014-EP_1_02											
Bauherr						Planer																													
Datum / Unterschrift						09.08.2021																													
						Datum / Unterschrift																													

U:\2019\19-014-Schwerin\Straßenbeleuchtung\19-014-EP_1_Lageplan_EP_20210717.dwg / Blatt 2-2
Grayscale-60, 31,4 x 43,7 cm